


Technická situace M 1: 350

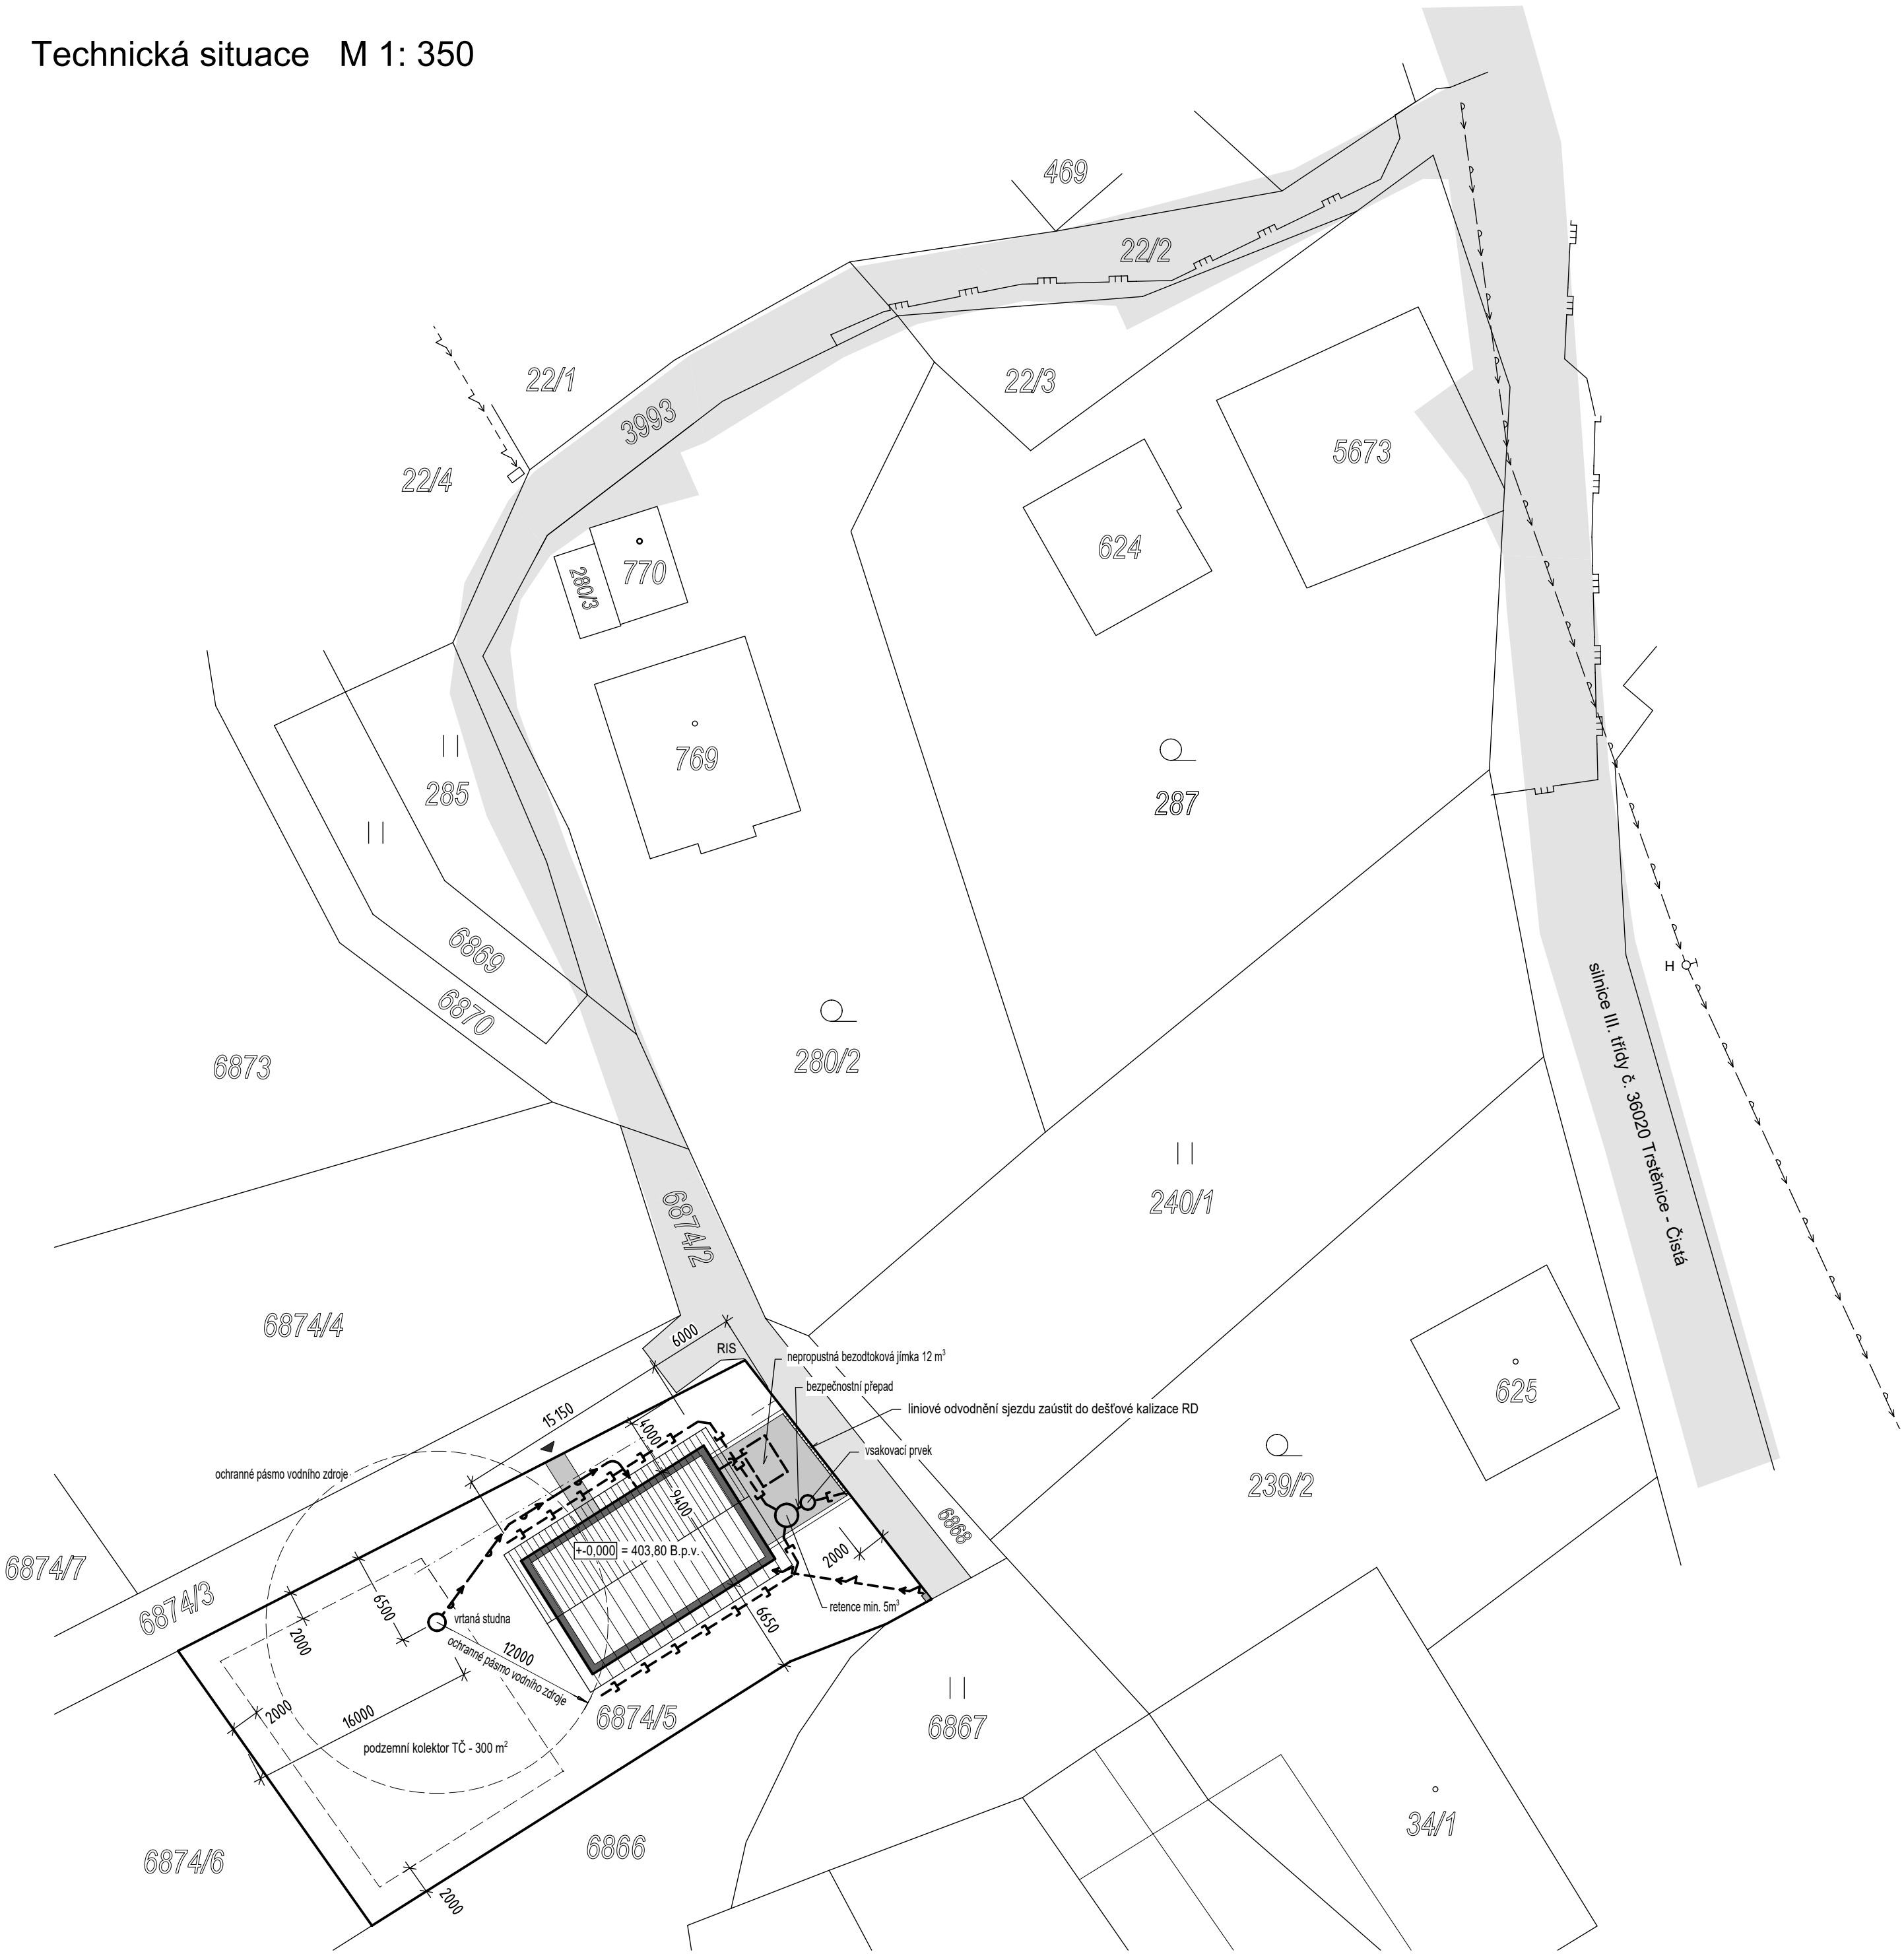

Nejmenší dovolené vzděl. při souběhu podzemních sítí v m							Nejmenší dovolené vzděl. při křížení podzem. sítí v m						
DRUH SÍTÍ	Kabely do 1kV	Sdělovací kabely	Plynovod do 5kPa	Plynovod do 0,3MPa	Vodovod	Kanalizace	DRUH SÍTÍ	Kabely do 1kV	Sdělovací kabely	Plynovod do 5kPa	Plynovod do 0,3MPa	Vodovod	
Kabely do 1kV	0,05	0,3	0,4	0,6	0,4	0,5	Kabely do 1kV	0,05	0,3	0,1	0,1	0,4	
Sdělovací kabely	0,3		0,4	0,4	0,4	0,5	Sdělovací kabely	0,3		0,1	0,1	0,2	
Plynovod do 5kPa	0,4	0,4	0,4	0,4	0,5	1,0	Plynovod do 5kPa	0,1	0,1	0,1	0,1	0,15	
Plynovod do 0,3MPa	0,6	0,4	0,4	0,4	0,5	1,0	Plynovod do 0,3MPa	0,1	0,1	0,1	0,1	0,15	
Vodovod	0,4	0,4	0,5	0,5	0,6	0,6	Vodovod	0,4	0,2	0,15	0,15		
Kanalizace	0,5	0,5	1,0	1,0	0,6		Kanalizace	0,3	0,2	0,5	0,5	0,1	

LEGENDA IS

- stávající vodovodní řad PE 110
- stávající rozvod plynu STL PE
- stávající podzemní vedení NN
- přípojka pitné vody HDPE DN32 - dl. 14,00 m
- kanalizační odpad - splašková kanalizace (PVC DN 150) - 2,00 m
- kanalizační odpad - dešťová kanalizace (PVC DN 125) - 45,00 m
- přípojka NN (podzemní kabel) CYKY 5Cx10 mm - dl. 6,50 m
- hranice pozemků
- hranice stavebních pozemků
- stávající veřejná komunikace
- nové zpevněné plochy na stavebním pozemku

BILANCE PLOCH

PLOCHA STAVEBNÍHO POZEMKU	
parc.č. 6874/5 - TTP - dle KN	975,00 m2 (BPEJ 52 554)
PLOCHA PLÁNOVANÉHO RODINNÉHO DOMU	142,00 m2
PLOCHA ZPEVNĚNÝCH PLOCH (vjezd + vstup)	cca 58,00 m2
CELKEM plochy pro vynětí	200,00 m2
Zastavěnost pozemku	20,51 %

MĚŘÍTKO : 0 5 10 15 20 25m
+0,000 = 403,80 mm (B.p.v.)

Vypracoval: Ing. Petr Tomášek, Sulkovec 49, 592 65 Rovečné IČO 75504570

Investor: Viola Severová, Obránců míru 359, 569 92 Bystré Martin Severa, Čistá 327, 569 56 Čistá

Název stavby: Novostavba RD včetně přípojek IS na parc.č. 6874/5 - Čistá

Obec: Čistá, parc.č. 6874/5 Okres: Svitavy

Název výkresu: Technická situace

Projektová a inženýrská činnost ve výstavbě
Ing. Petr Tomášek
Sulkovec 49, 592 65 Rovečné
GSM 724 310 564
E-mail: top.atelier@seznam.cz
www.top-atelier.cz

Formát : x A4

Datum : 06/2024

Účel : Projekt (DSP)

Měřítko : 1 : 350

Číslo výkresu: 01